

# 抚顺县木业循环经济产业园区建设项目 -1#污水支线工程规划公示

依据《中华人民共和国城乡规划法》第二十六条规定，现抚顺县木业循环经济产业园区建设项目-1#污水支线工程规划公示，请广大市民积极参与，提出宝贵意见。

规划编制组织单位：抚顺县通达园区建设发展有限公司

规划编制单位：抚顺市规划勘测设计研究院有限公司

公示时间：2023年7月5日—2023年7月13日

公示地点：抚顺县政府门户网站

反馈意见方式：



1、发送电子邮件：[fsxzrzyjghb@163.com](mailto:fsxzrzyjghb@163.com)

2、寄邮件书面意见地址：抚顺市顺城区贵德街26号抚顺县自然资源局规划办，邮编：113006

3、联系电话：024-57599745

4、传 真：024-57599721

反馈意见请注明联系人及具体联系方式。

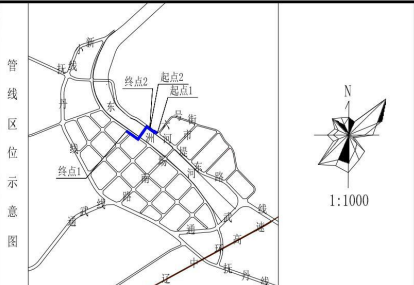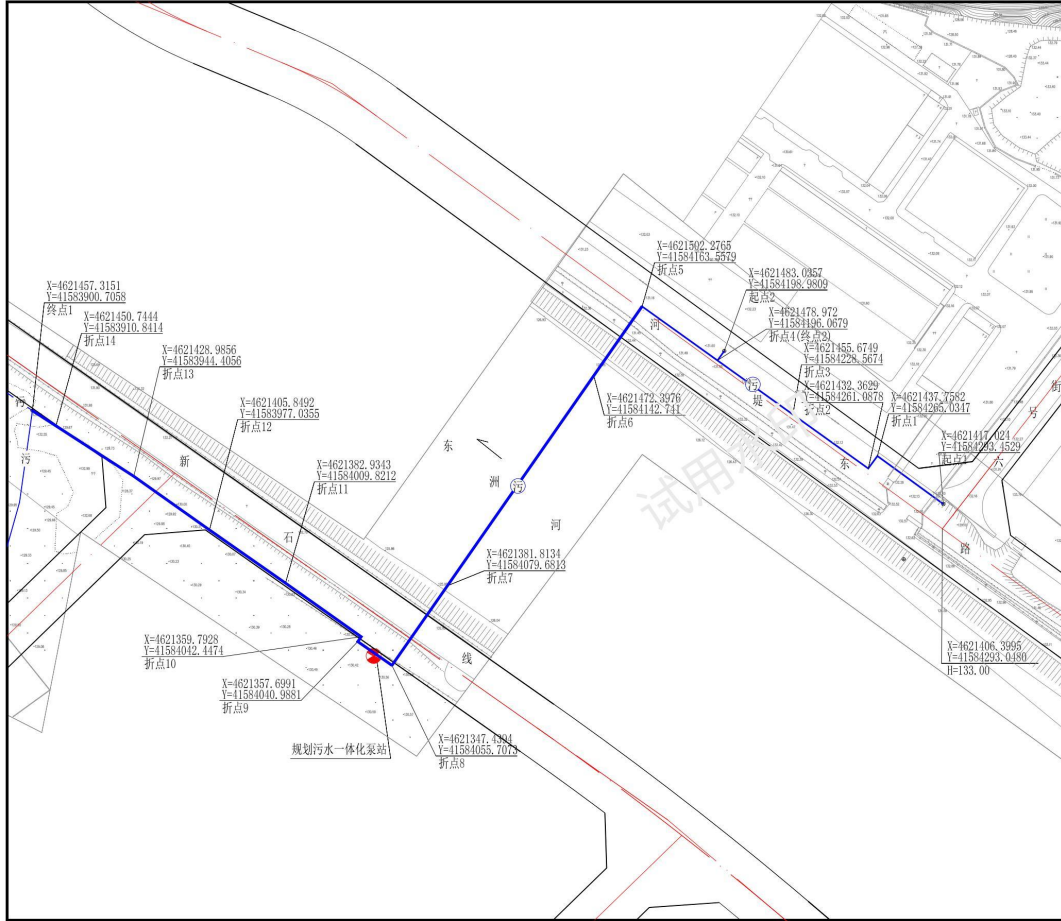

**规划说明:**

1. 本图为抚顺县木业循环经济产业园建设项目-1#污水支工程规划平面图, 项目地点位于抚顺县兵营区内。
2. 本工程分两部分:  
管段1: 由起点1 (X=4621417.024, Y=11581293.4529) 六号街与河堤东路交叉口处规划污水井引出, 沿河堤东路向北敷设至折点1, 向西南敷设至折点2, 沿河堤东路向北敷设至折点5, 向西南过东洲河敷设至折点8, 向西北经规划污水一体化泵站提升后敷设至折点9, 向东北敷设至折点10, 沿新石线南侧向北敷设至折点11 (新石线现状污水井)。  
管段2: 由起点2 (X=4621483.0357, Y=11581198.9809) 河堤东路北侧规划污水井引出, 向西南敷设至折点4 (终点2) 与管段1衔接。
3. 规划污水管段为埋地敷设, 管段全长为737米, 管径为DN400mm。其中: 过东洲河为一备一用两条管段长2×189米。
4. 开工前, 应准确探明地下管线, 规划管段过东洲河采用顶管作业, 须经水务部门同意后方可施工。如遇线路发生施工变更, 须经规划行政主管部门同意后方可调整。
5. 图中坐标系采用2000国家大地坐标系, 折点以坐标控制点为准, 标注坐标、标高单位以米计, 严格执行《城市工程管线综合规划规范》(GB50289-2016)、《城市排水工程规划规范》(GB50318-2017), 其它未尽事宜均按有关规定、规定执行。

**图例**

管线名称	现状	规划
污水管线	—	—

<b>抚顺市规划勘测设计研究院有限公司</b> 注册编号: 21210213		总工程师	主任工程师
项目名称: 抚顺县木业循环经济产业园建设项目-1#污水支工程规划			
图纸名称 (比例):	平面图 (1:1000)	分管院长	主任工程师
设计号	SZ-23-21	院审定	校核
图号	1	院审核	设计
日期	2023.4.3		

抚顺县自然资源局  
二〇二三年七月五日